


PROFIL PODŁUŻNY PRZYŁĄCZA KANALIZACJI DESZCZOWEJ

skala 1:100

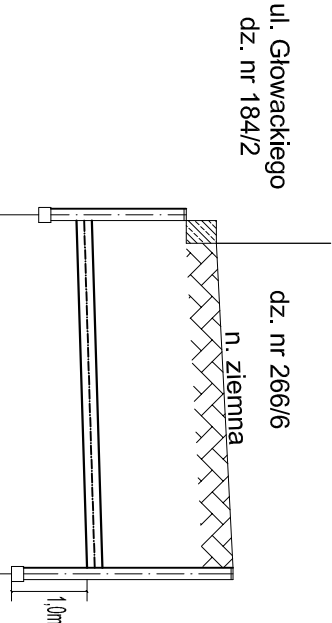


P.P. 28,00m n.p.m.

RZĘDNA TERENU		istn. studzienka na kanale kd160	studzienka DN/ID 425 PVC
RZĘDNA DNA KANAŁU			
ZAGŁĘBIENIE			
ŚREDNICA, MATERIAŁ			
SPADEK, DŁUGOŚĆ			
ODLEGŁOŚĆ			

SDist. SD1

UWAGA!!!
Przed przystąpieniem do wykonywania przyłącza kanalizacji deszczowej należy rozkopać i ustalić rzędnę istniejącego uzbrojenia w miejscach kolizji z projektowanym przyłączem kanalizacji deszczowej.
Ewentualne uwagi uzgodnić z projektantem.

- UWAGI:
- Przed rozpoczęciem prac należy przygotować teren, wykonać pomiary sprawdzające rzędne terenu z rzędnymi zawartymi w projekcie. Z uwagi na konieczność nawiązania wysokościowego projektowanych elementów do elementów istniejących konieczne jest wykonywanie robót pod stałym nadzorem i w stałej współpracy z doświadczonym geodetą. Wszelkie rozbieżności z poczynionymi na etapie projektu założeniami wysokościowymi należy zgłaszać na bieżąco projektantowi w celu wprowadzenia ewentualnej poprawki.
 - Wszelkie nazwy firm lub materiałów zostały podane w celu informacyjnym, w przypadku zastąpienia innymi zmiany uzgodnić z architektem lub inwestorem.
 - Wszelkie prace budowlane powinny być prowadzone pod nadzorem i przez osoby uprawnione.
 - W trakcie realizacji projektu należy stosować materiały i wyroby posiadające obowiązuje świadectwa dopuszczenia do stosowania w budownictwie lub jeśli są przedmiotem Norm Państwowych, zaświadczenie producenta potwierdzające ich zgodność z postanowieniami odpowiednich norm.
 - W wypadku dokonania zmian bez powiadomienia projektanta, osoba decydująca o znianie przejmuje na siebie odpowiedzialność, nie tylko za wybrany fragment, ale za całą inwestycję, gdyż proces budowlany jest złożony i z pozoru błahę decyzje mogą mieć istotne konsekwencje w innym miejscu.



TROPFEN

PRZEDSIĘBIORSTWO INSTALACYJNE "TROPFEN"

mgr inż. MARIUSZ BODNAR

75-900 Koszalin, ul. Majakowa 35

NIP: 669-244-57-66, REGON: 366424972

tel. + 46 691-291-610

e-mail: mariusz.bodnar@tropfen.pl, www.tropfen.pl

INWESTOR

Sportowa Szkoła Podstawowa nr 1 im. Polskich Olimpijczyków

ul. Zwycięstwa 117

75-601 Koszalin

ADRES OBIEKTU

KOSZALIN, UL. ZWYCIĘSTWA 117, DZ. NR 266/6, OBR. 0020

BRANŻA	IMIĘ I NAZWISKO	UPRAWNIENIA	PODPIŚ
INSTALACJE SANITARNE	mgr inż. Mariusz Bodnar	ZAP0168/PWOS/14	
INSTALACJE SANITARNE	mgr inż. Lukasz Mierski		
OPRACOWANIA	PRZYŁĄCZE ORAZ INSTALACJA ZEWNĘTRZNA KANALIZACJI DESZCZOWEJ	SKALA	1:100
DATA	PROJEKT TECHNICZNY	DATA	LIPIEC 2025
TREŚĆ	Profil podłużny przyłącza kanalizacji deszczowej	INTERSYGNOL	IS-02